











# LEGENDA SÍTÍ :

## STÁVAJÍCÍ

-  JEDNOTNÁ KANALIZACE
-  DEŠŤ. KANAL. PŘÍPOJKY (OD UV)
-  KABELY NN
-  VZDUŠNÉ SDĚLOVACÍ VEDENÍ
-  KŠst
-  UV


## NAVRŽENÉ

-  SPLAŠKOVÁ KANALIZAČNÍ PŘÍPOJKA
-  SM BIOLOGICKÝ SEPTIK 4-5 EO
-  ZF ZEMNÍ FILTR 4-5 EO
-  Š1 PLASTOVÁ KANALIZAČNÍ ŠACHTA - PRO ODBĚR VZORKŮ

## UPOZORNĚNÍ

1. ZÁKRES PODZEMNÍCH INŽENÝRSKÝCH SÍTÍ JE PROVEDEN Z PODKLADŮ SPRÁVCŮ SÍTÍ, NESLOUŽÍ JAKO VYTÝČOVACÍ PODKLAD. PŘED ZAHÁJENÍM ZEMNÍCH PRACÍ JE NUTNÉ PROVĚST SPRÁVCI SÍTĚ VYTÝČENÍ A VYHLEDÁNÍ PRŮBĚHU SÍTĚ DETEKTOREM.
2. HRANICE PARCEL JSOU PŘEVZATY Z MAPY KATASTRU NEMOVITOSTÍ, NELZE POUŽÍT K VYTÝČENÍ HRANIC POZEMKU.

VYPRACOVAL P. KREJČÍ	ZODPOVĚDNÝ PROJEKTANT ING. Z. HEJTMAN	Ing. Zdeněk Hejtmán Palackého nám. 3/1 380 01 Dočice IČO : 102 91 121
INVESTOR : JIŘÍ Vaněk, Zvoncovitá 1974/1, Praha 5--Stodálky, 155 00		DATUM : 04-2022 MĚŘÍTKO : 1: 250 FORMÁT : 2x A4 ZAK. Č. : 10/2022
AKCE : RD č.p. 19 k.ú. CHVALETÍN - ČOV A KANALIZAČNÍ PŘÍPOJKA		Č. VÝKRESU : 2 ČÁST : D Č. KOPIE :
OBJEKT : DOKUMENTACE OBJEKTŮ A TECHNICKÝCH A TECHNOLOGICKÝCH ZAŘÍZENÍ		
OBSAH : PODROBNÁ SITUACE		

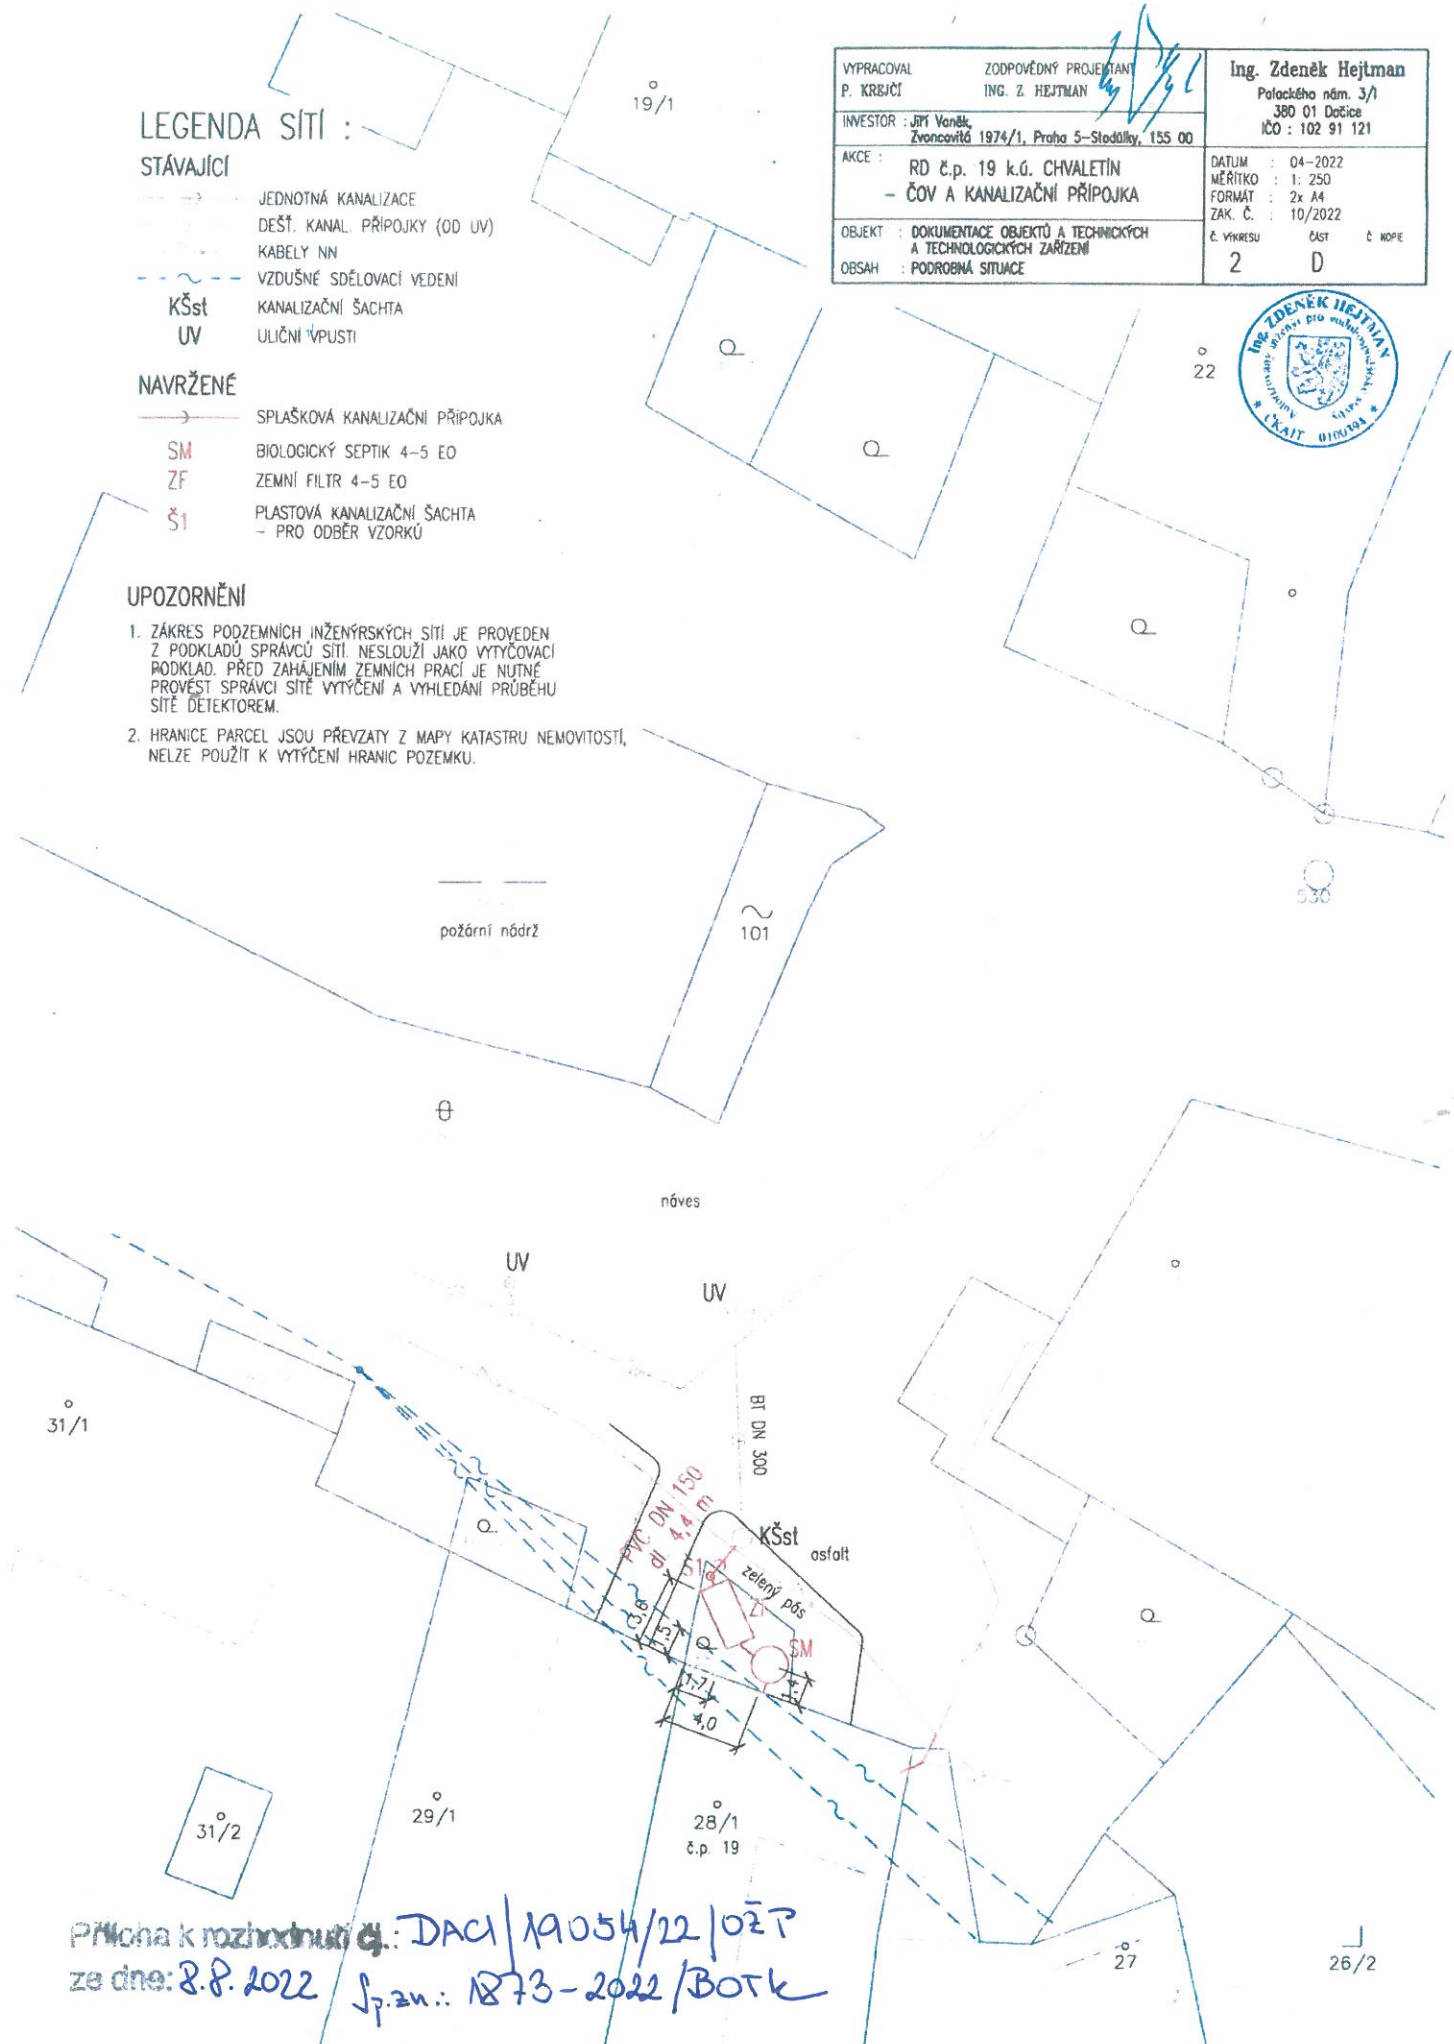

Přičina k rozšíření č. DAC/19054/22/OZP  
ze dne: 8.8.2022 Sp.zn.: 1873-2022/BOTk